

SIMBOLOGIA	
	ELETRODUTO APARENTE GALVANIZADO P/ ENERGIA, NO TETO OU PAREDE
	ELETRODUTO APARENTE GALVANIZADO P/ ENERGIA, NO PISO
	LUMINÁRIA COM ALETAS DE SOBREPOR COMPLETA, PARA DUAS (2) LÂMPADAS TUBULARES LED 2X18W-0T8, TEMPERATURA DA COR 6500K
	LUMINÁRIA COM ALETAS DE SOBREPOR COMPLETA, PARA QUATRO (4) LÂMPADAS TUBULARES LED 2X18W-0T8, TEMPERATURA DA COR 6500K
	INTERRUPTOR SIMPLES, CAIXA 2"x4", 0,60m DO PISO
	INTERRUPTOR SIMPLES 3 TECLAS, CAIXA 2"x4", 1,20m DO PISO
	INTERRUPTOR SIMPLES 2 TECLAS, CAIXA 2"x4", 1,20m DO PISO
	INTERRUPTOR THREE-WAY, CAIXA 2"x4", 1,20m DO PISO
	INTERRUPTOR THREE-WAY, CAIXA 2"x4", 0,60m DO PISO
	INTERRUPTOR FOUR-WAY, CAIXA 2"x4", 1,20m DO PISO
	INTERRUPTOR FOUR-WAY, CAIXA 2"x4", 0,60m DO PISO
	PONTO P/ TOMADA 2P+T, CAIXA 2"x4", 0,30m DO PISO
	PONTO P/ TOMADA DUPLA 2P+T, CAIXA 4"x4", 0,30m DO PISO
	PONTO P/ TOMADA 2P+T, CAIXA 2"x4", 1,20m DO PISO
	PONTO P/ TOMADA DUPLA 2P+T, CAIXA 2"x4", 1,20m DO PISO
	PONTO P/ TOMADA 2P+T, CAIXA 2"x4", 1,80m DO PISO
	PONTO P/ TOMADA DUPLA 2P+T, CAIXA 4"x4", 1,80m DO PISO
	PONTO P/ TOMADA 2P+T, CAIXA 4"x4", NO PISO
	QUADRO DE DISTRIBUIÇÃO DE CIRCUITOS - QDC
	CAIXA DE PASSAGEM TIPO CONDULETE X
	CONDUTORES: FASE, NEUTRO, TERRA, RETORNO DE COMANDO

PLANTA BAIXA - TÉRREO (RESTAURANTE UNIVERSITÁRIO)
 ÁREA= 508,75 M²
 ESCALA: 1/100

OBSERVAÇÃO: REFORMA DO PAVIMENTO TÉRREO DO BLOCO ADMINISTRATIVO PARA INFANTILIZAÇÃO DO RESTAURANTE UNIVERSITÁRIO


UNIVERSIDADE DO ESTADO DE MINAS GERAIS
 UNIDADE DIVINÓPOLIS
 PROJETO ELÉTRICO DO RESTAURANTE UNIVERSITÁRIO

PROPRIETÁRIO: UNIVERSIDADE DO ESTADO DE MINAS GERAIS


RT.: TIAGO DE MORAIS FARIA NOVAIS - CREA 112.663/D

FOLHA:	ENDEREÇO: AVENIDA PARANÁ, Nº 3001 BAIRRO JARDIM BELVEDERE DIVINÓPOLIS-MG	ÁREA TOTAL DA EDIFICAÇÃO: 508,75M²
01/02	AUTORA:	
CONTÉM: PLANTA BAIXA, PLANTA DE SITUAÇÃO, FACHADA, VISTAS LATERAIS, FUNDOS, E DETALHAMENTOS 3D.	DATA: ABR/2024	ESCALA: INDICADA


QDC - 01

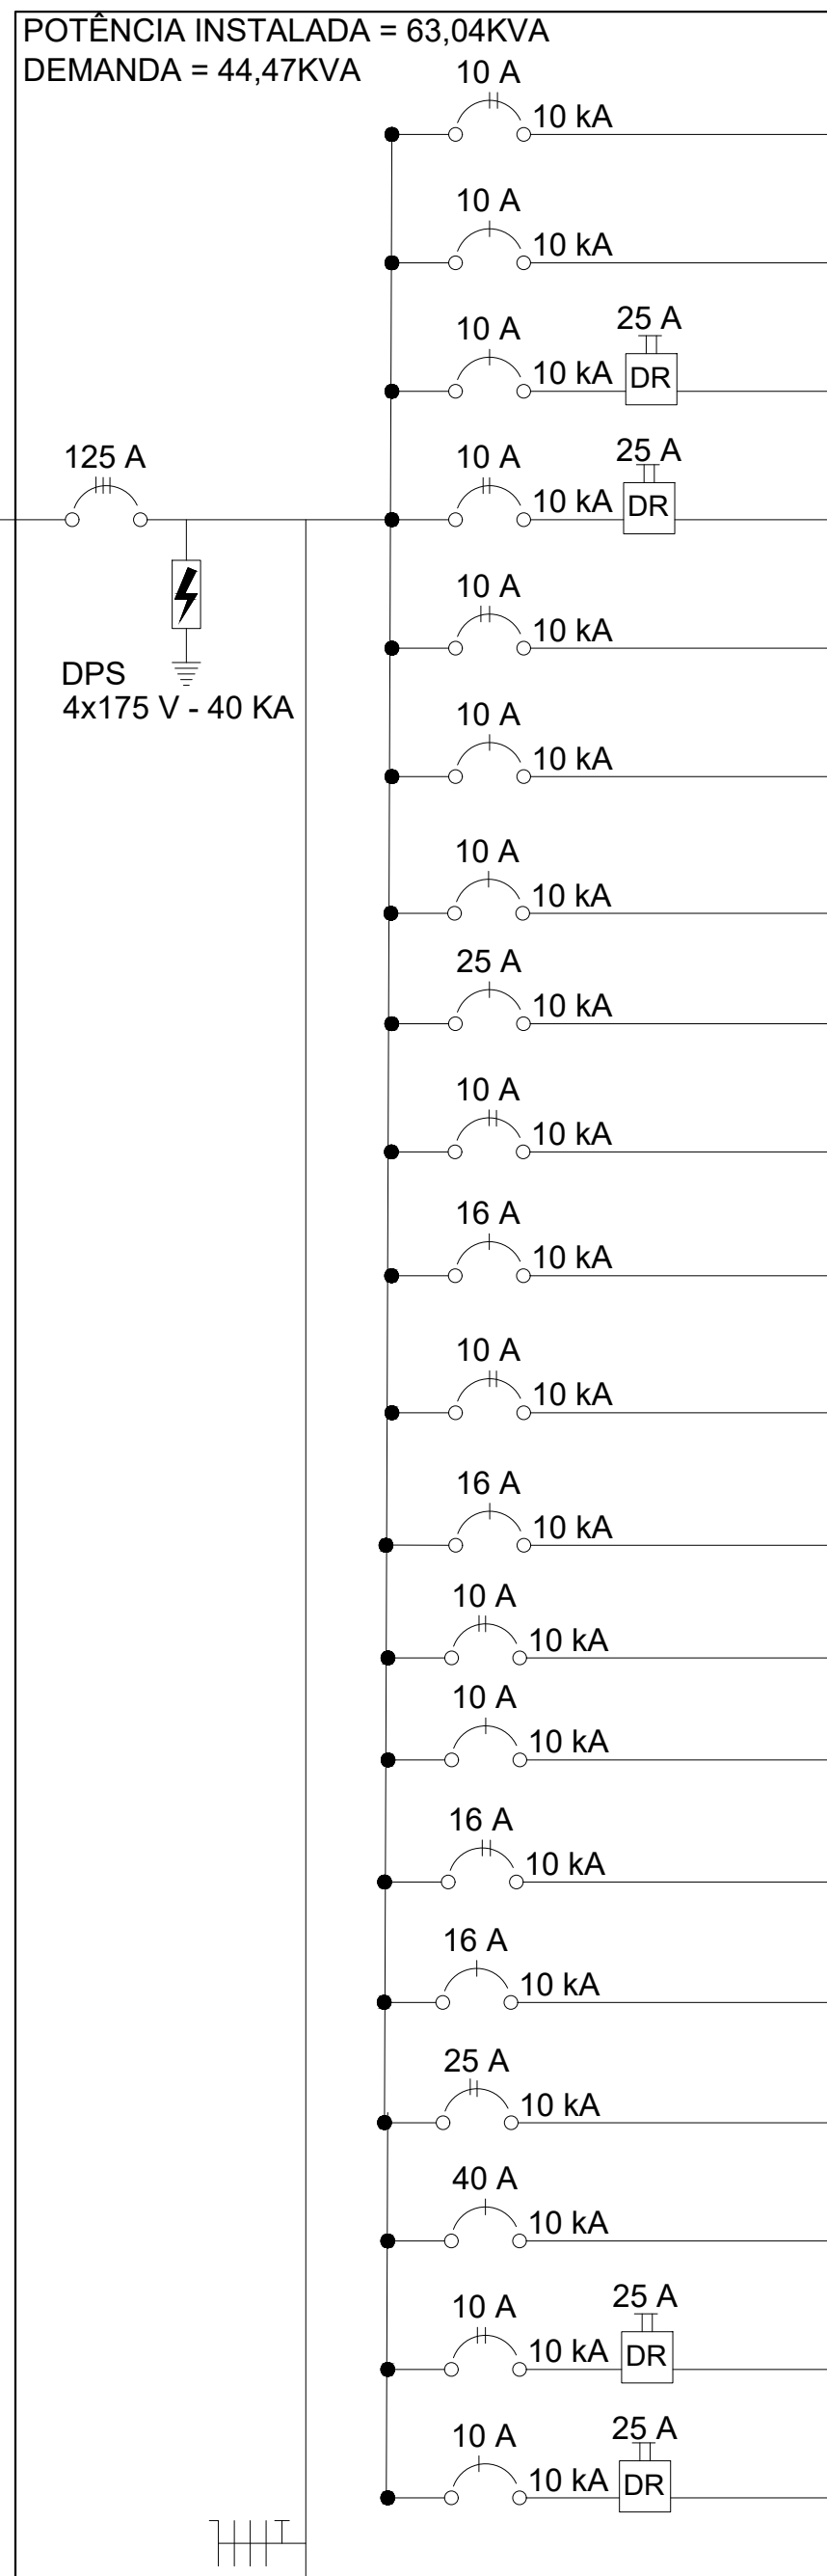

2 QDC DE 36 POSIÇÕES, INCLUINDO ESPAÇO DE RESERVA DE 4 CIRCUITOS
SENDO 4 POSIÇÕES, CONFORME TAB.59 - ABNT NBR 5410

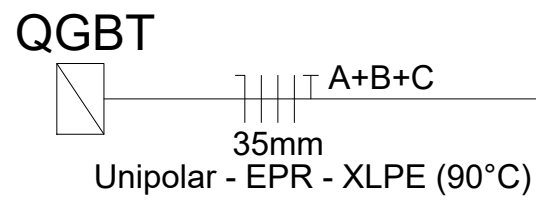

QDC - 02

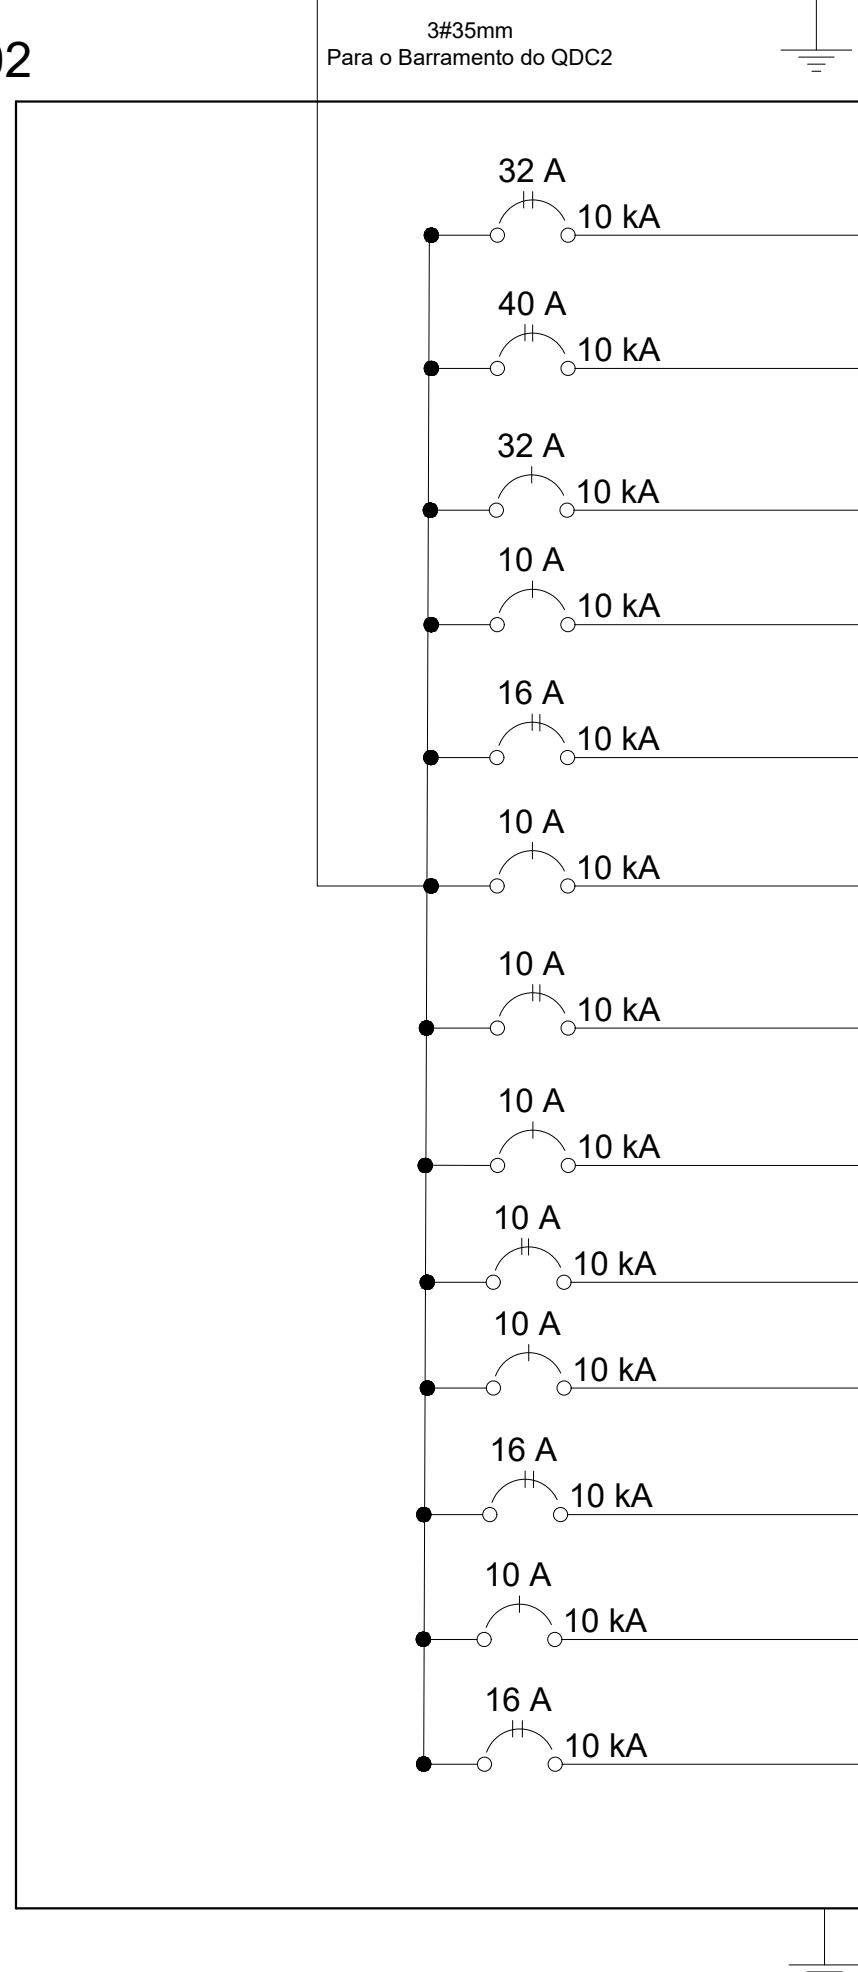

UNIVERSIDADE DO ESTADO DE MINAS GERAIS
UNIDADE DIVINÓPOLIS
PROJETO ELÉTRICO DO RESTAURANTE UNIVERSITÁRIO

PROPRIETÁRIO: UNIVERSIDADE DO ESTADO DE MINAS GERAIS

RT.: TIAGO DE MORAIS FARIA NOVAIS - CREA 112.663/D

FOLHA:

02/02

ENDEREÇO:
AVENIDA PARANÁ, Nº 3001
BAIRRO JARDIM BELVEDERE
DIVINÓPOLIS-MG

AUTORA:

ÁREA TOTAL DA EDIFICAÇÃO:
508,75M²

CONTÉM:
PLANTA BAIXA, PLANTA DE SITUAÇÃO, FACHADA,
VISTAS LATERAIS, FUNDOS, E DETALHAMENTOS 3D.

DATA:
ABR/2024

ESCALA:
INDICADA